




LAVABO - PLANTA BAIXA
ESCALA 1:25

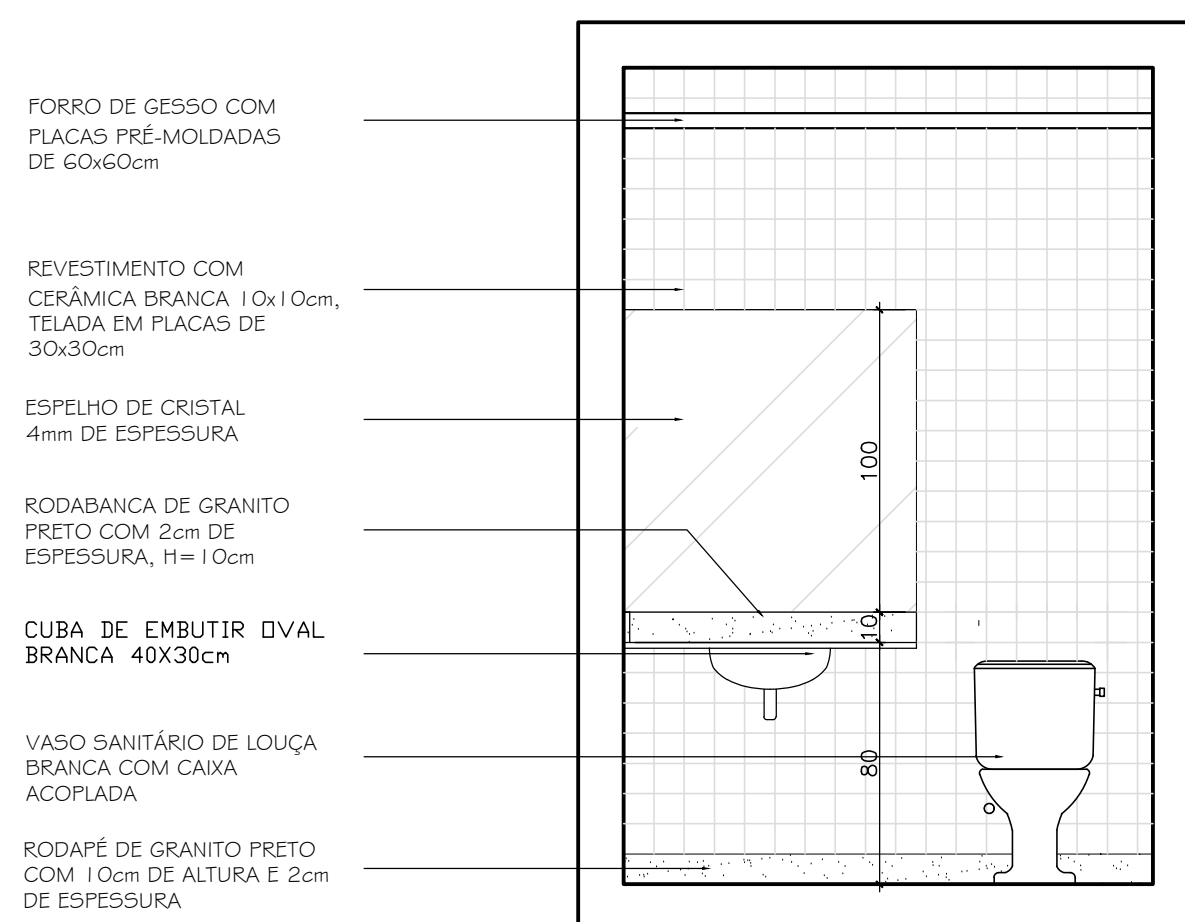


LAVABO - CORTE FF
ESCALA 1:25

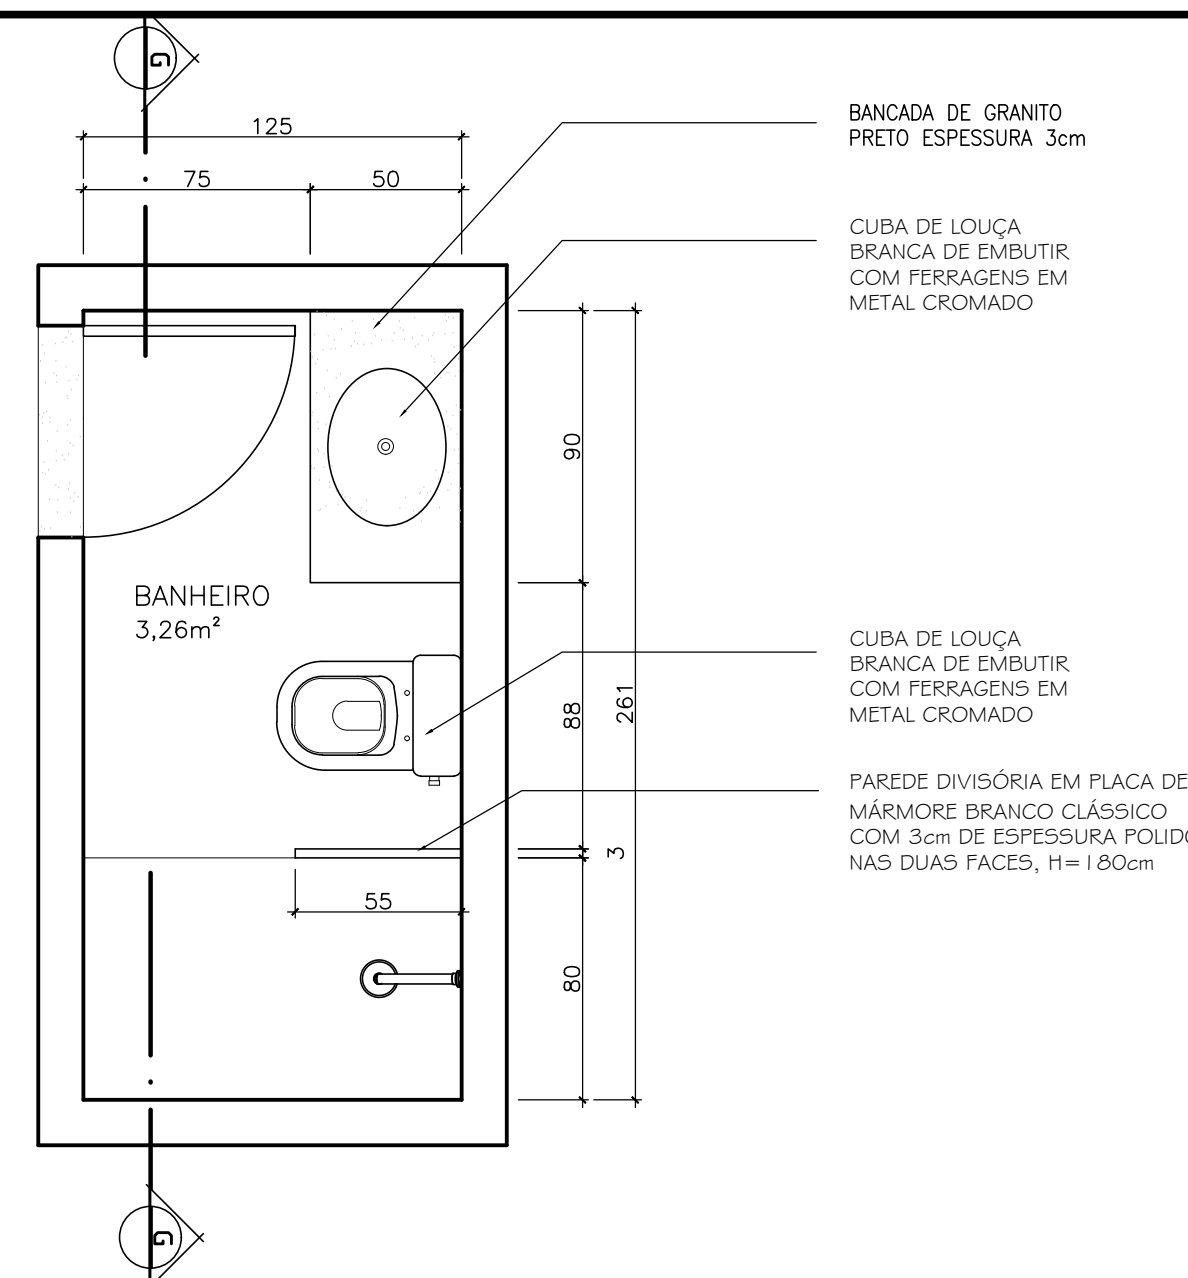


BANHEIRO EXT. - PLANTA BAIXA
ESCALA 1:25

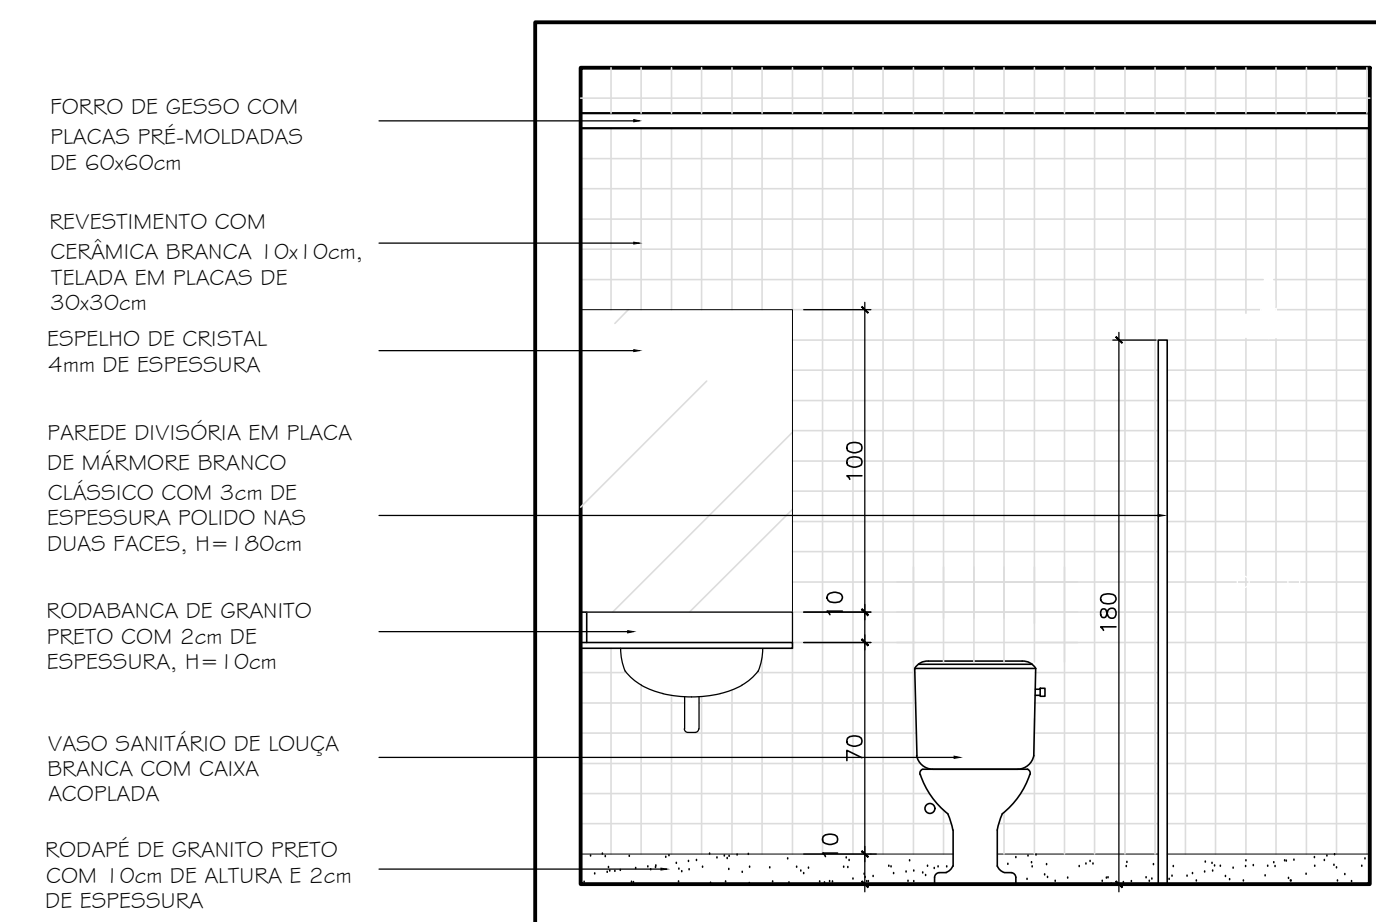

BANHEIRO EXT. - CORTE GG
ESCALA 1:25

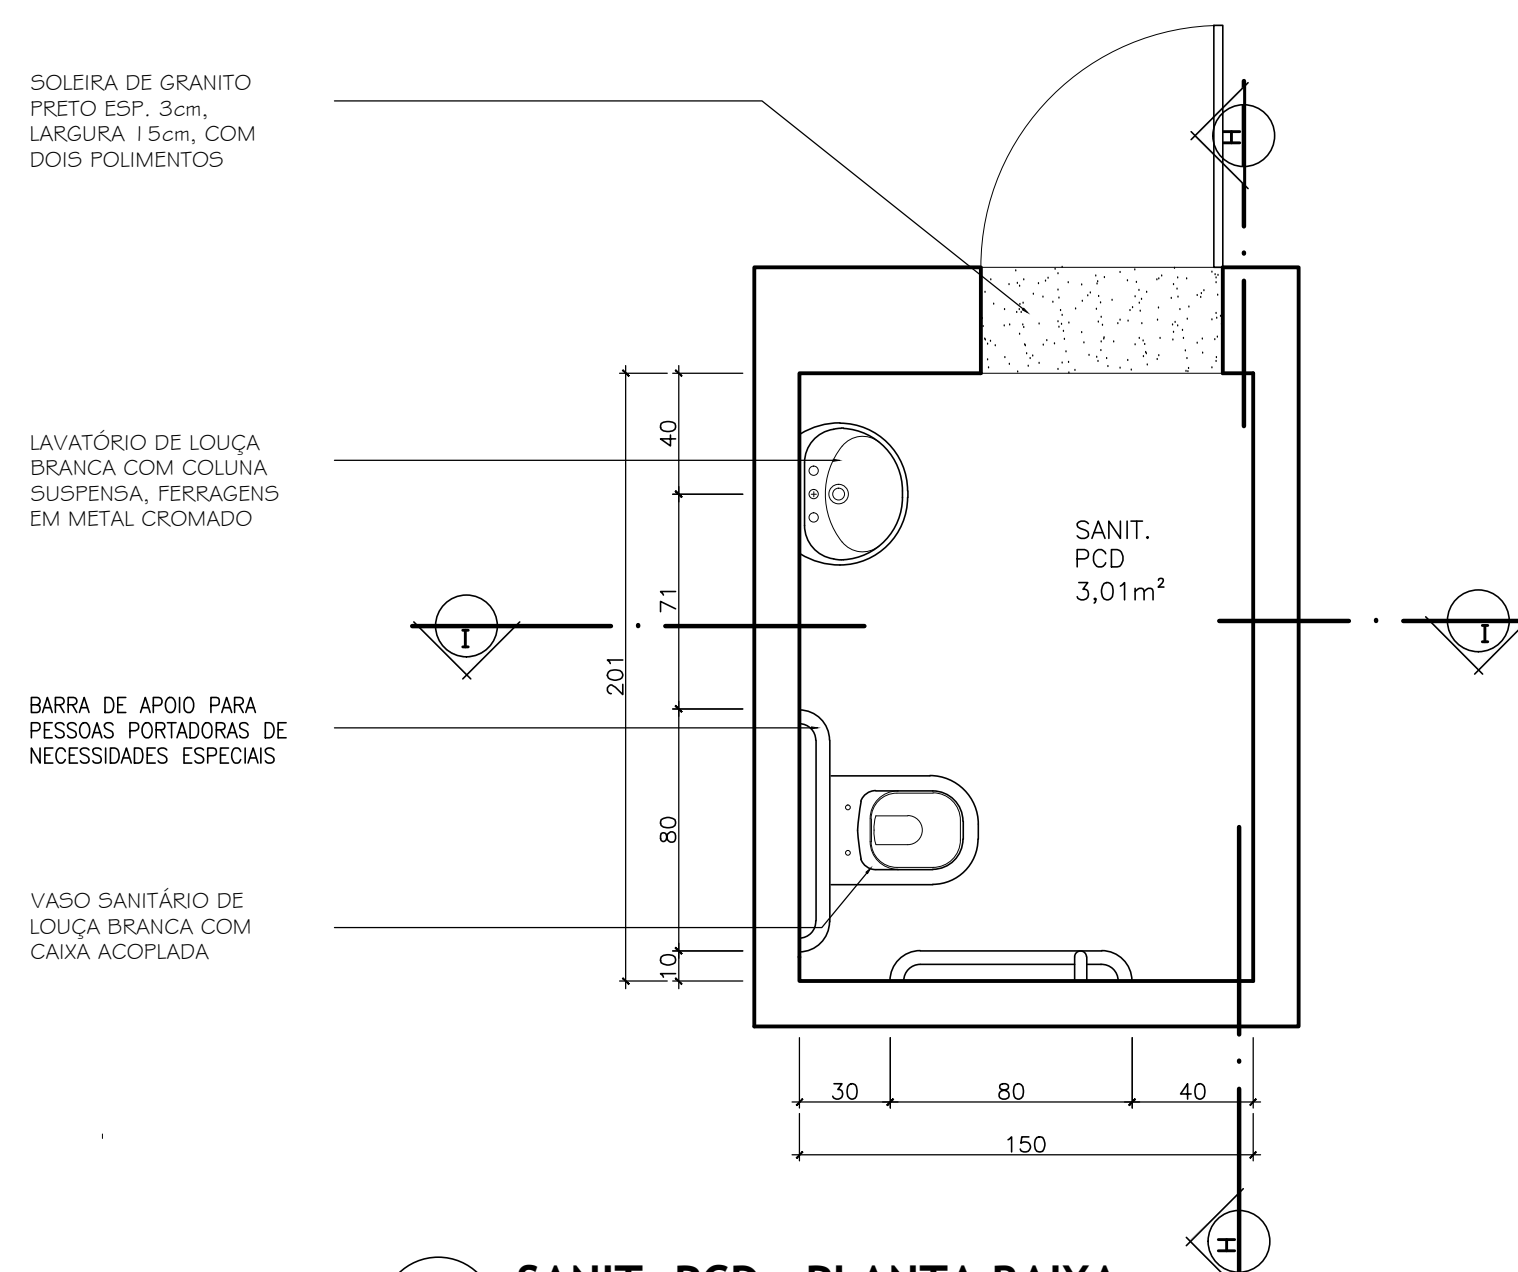


SANIT. PCD - PLANTA BAIXA
ESCALA 1:25

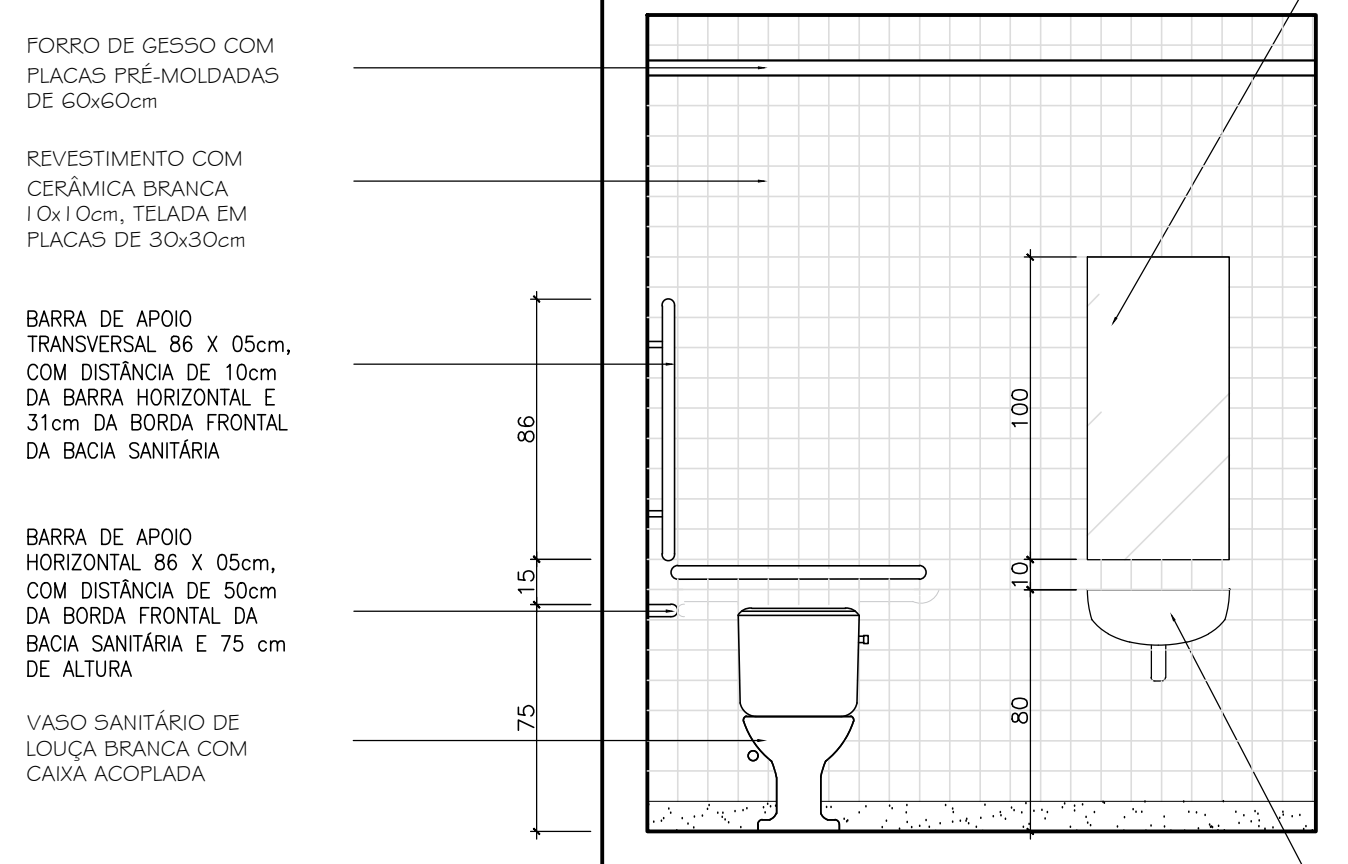

SANIT. PCD - CORTE HH
ESCALA 1:25

ESPILHO DE CRISTAL
4mm DE ESPESURA

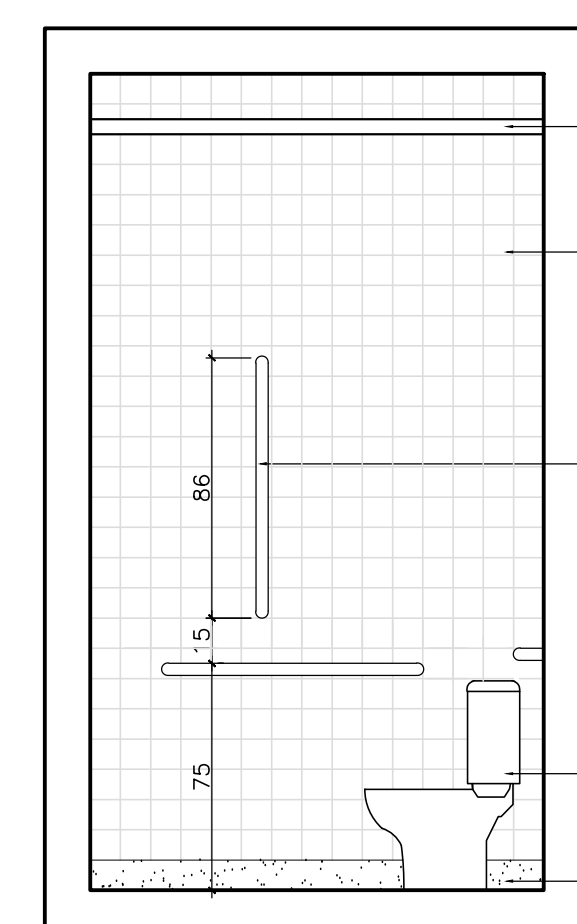

SANIT. PCD - CORTE II
ESCALA 1:25

PROCURADORIA GERAL DO ESTADO DO RIO DE JANEIRO			
GERÊNCIA DE ARQUITETURA, PROJETOS E OBRAS			
PROJETO DE ARQUITETURA			
12ª PROCURADORIA REGIONAL			
ENDEREÇO:	RUA DOMINGOS RIBEIRO, 62, BAIRRO PASSAGEM - CABO FRIO / RJ		
TÍTULO:	DETALHAMENTO - LAVABOS SANIT. PCD BANHEIRO	DATA:	MAR/2003
AUTORIZADO PROJETO:	PATRICIA GILLO DUARTE FARIAS - OAB RJ 11686-6	REVISÃO:	04/08
			FOLHA